




Area sviluppo territoriale - Servizio Ingegneria - Edifici
via Emilia San Pietro, 12 - 41121 Reggio Emilia
servizi.ingegneria@municipio.re.it

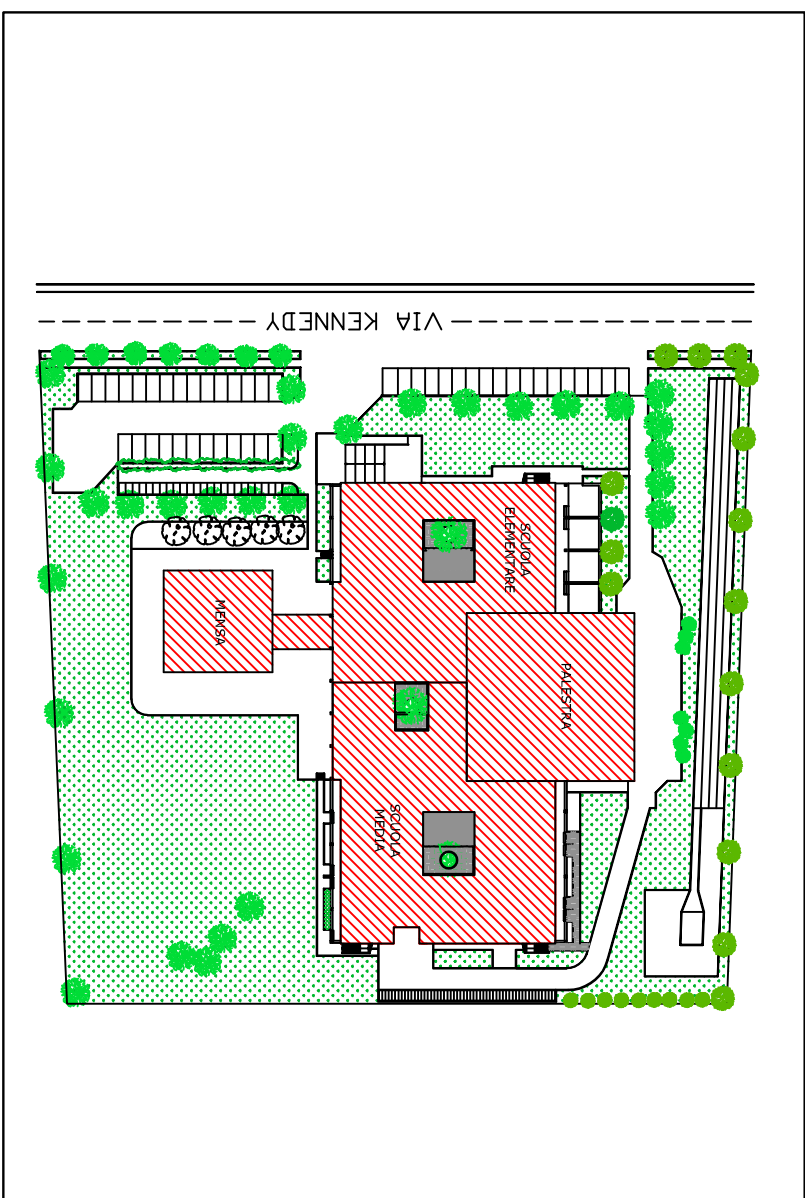



PROGETTO DI ADEGUAMENTO ALLA NORMATIVA ANTINCENDIO DEGLI
EDIFICI PUBBLICI ADIBITI AD USO SCOLASTICO PER IL RINNOVO
DEL CERTIFICATO DI PREVENZIONE INCENDI

Gruppo di Progettazione:
arch. COPPI Cristiano
geom. FELICI Ilario

Responsabile del Procedimento:
Ing. Ernes Toreggiani

ISTITUTO COMPrensivo "KENNEDY"
via Kennedy n. 18, 20

TAV 1/2	SCALA 1:100
PIANTE piano Terra/Rialzato e Primo	DATA 26/11/2020

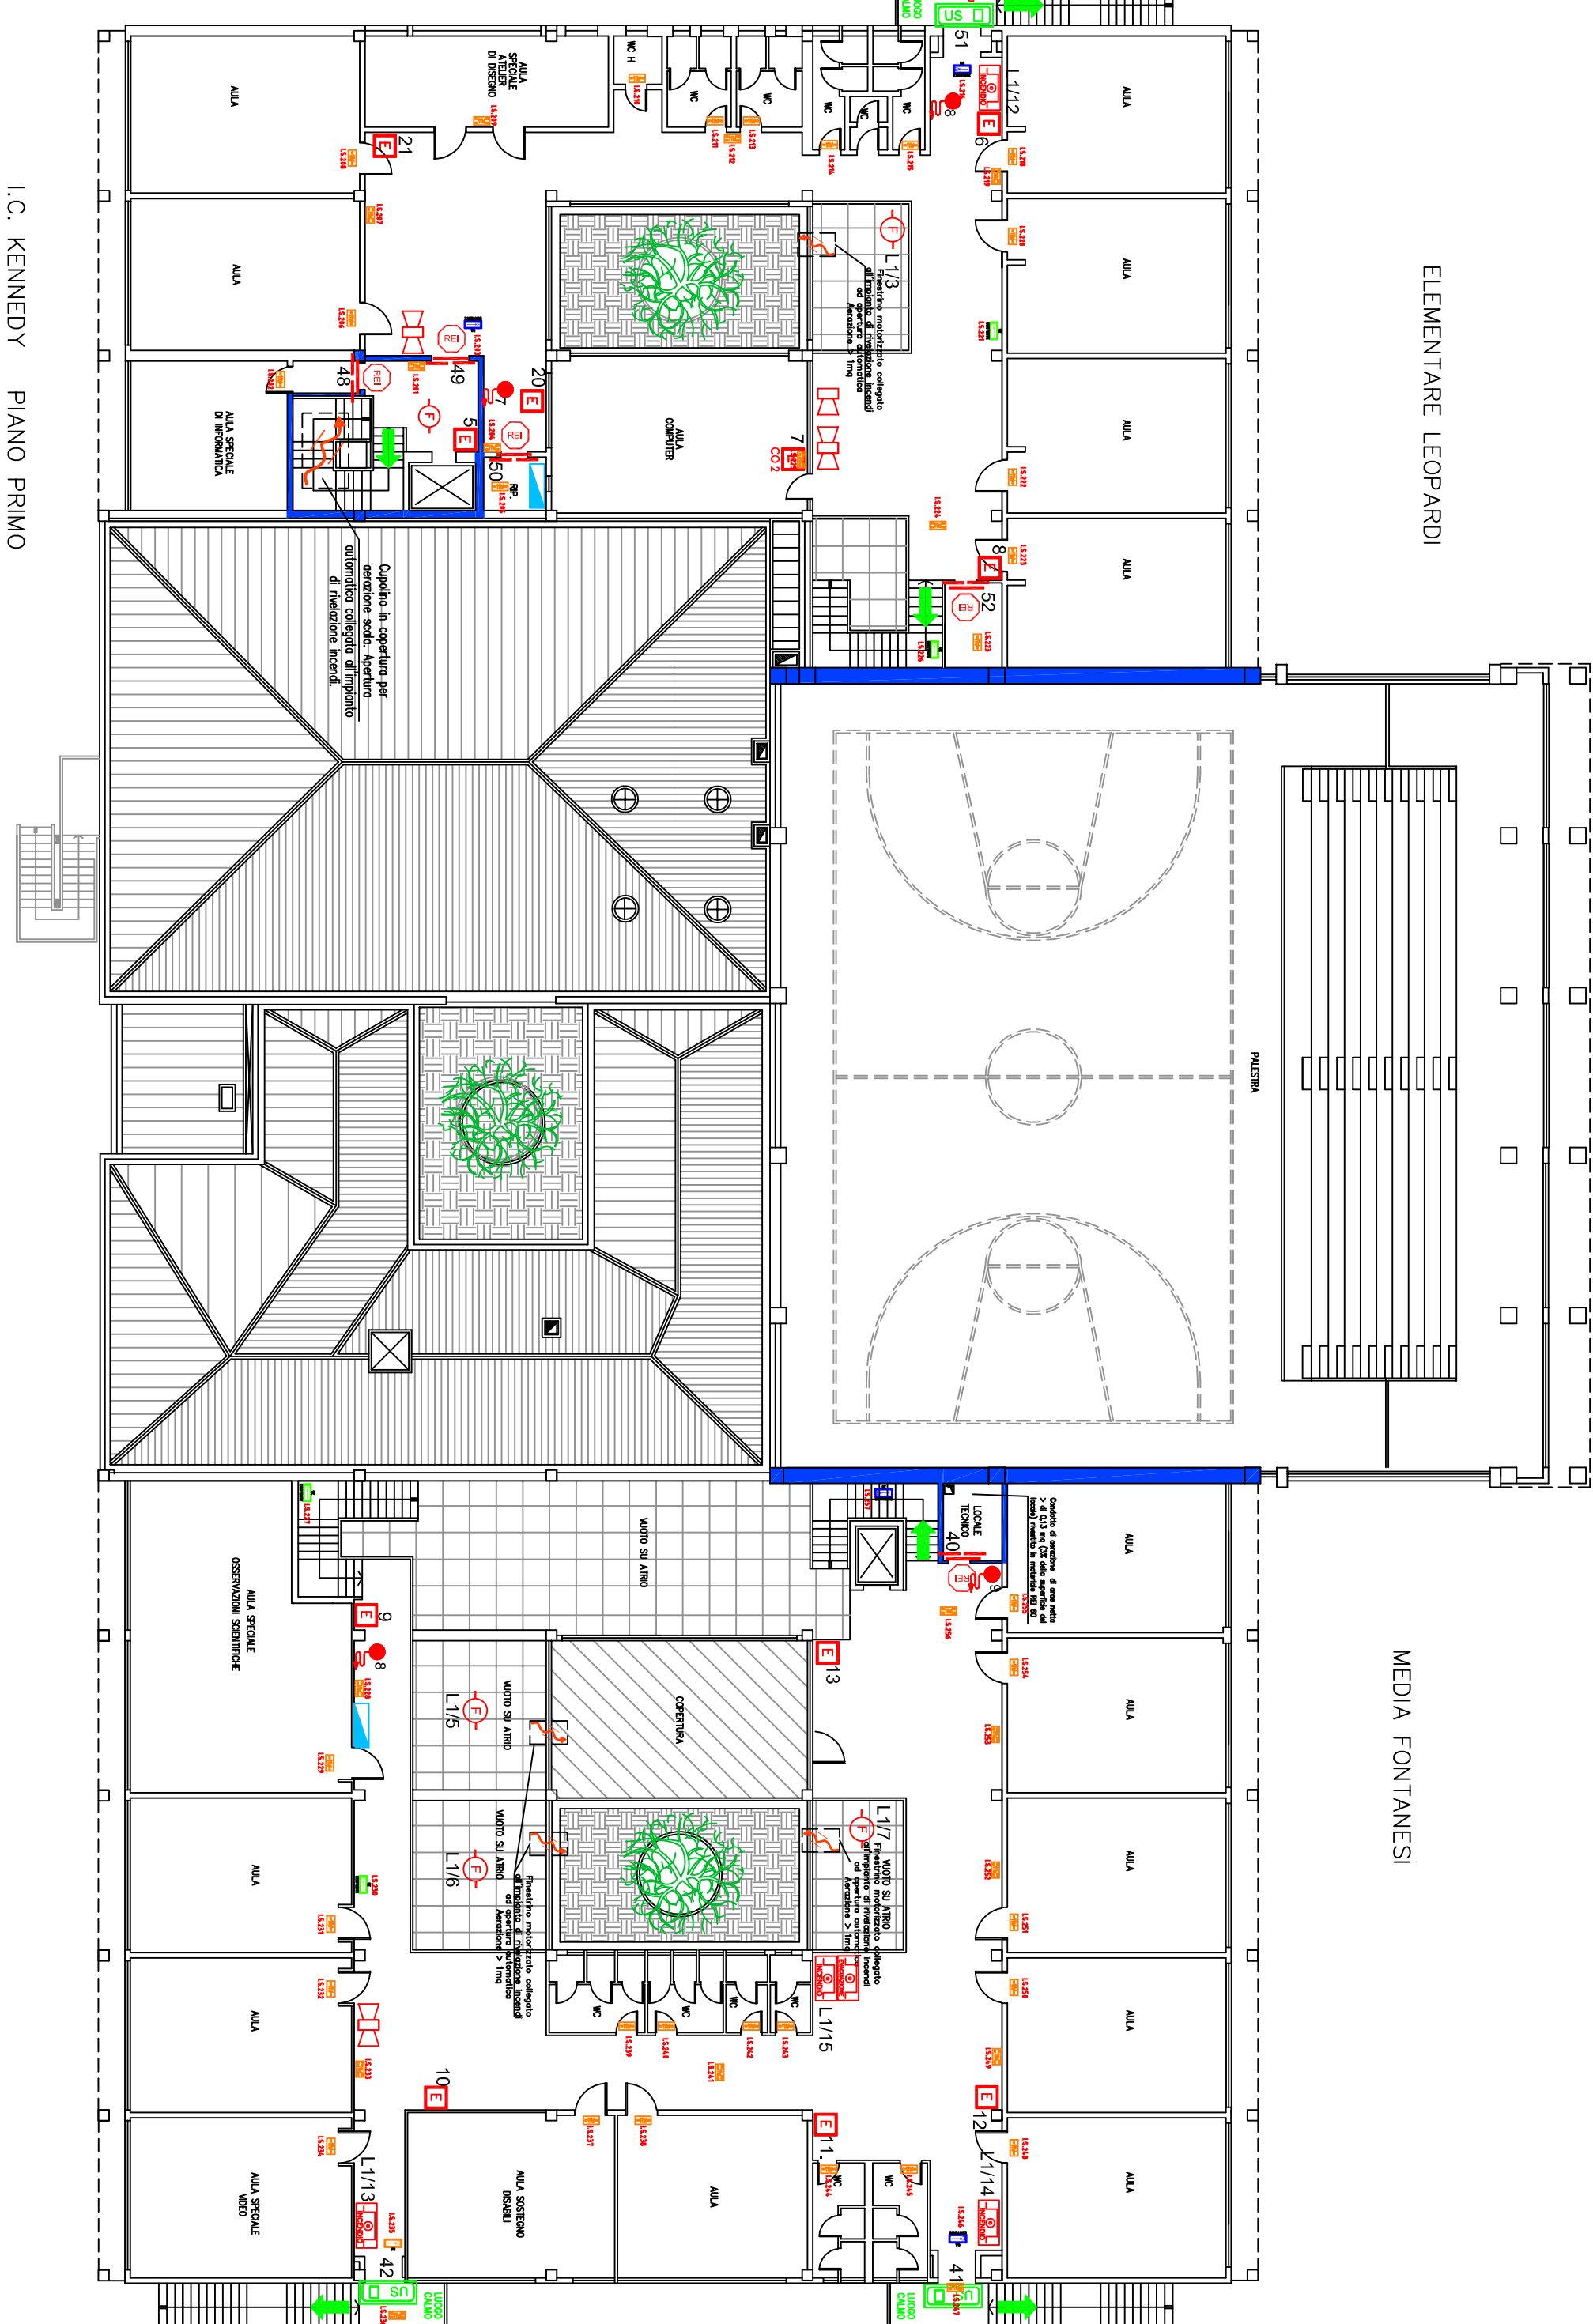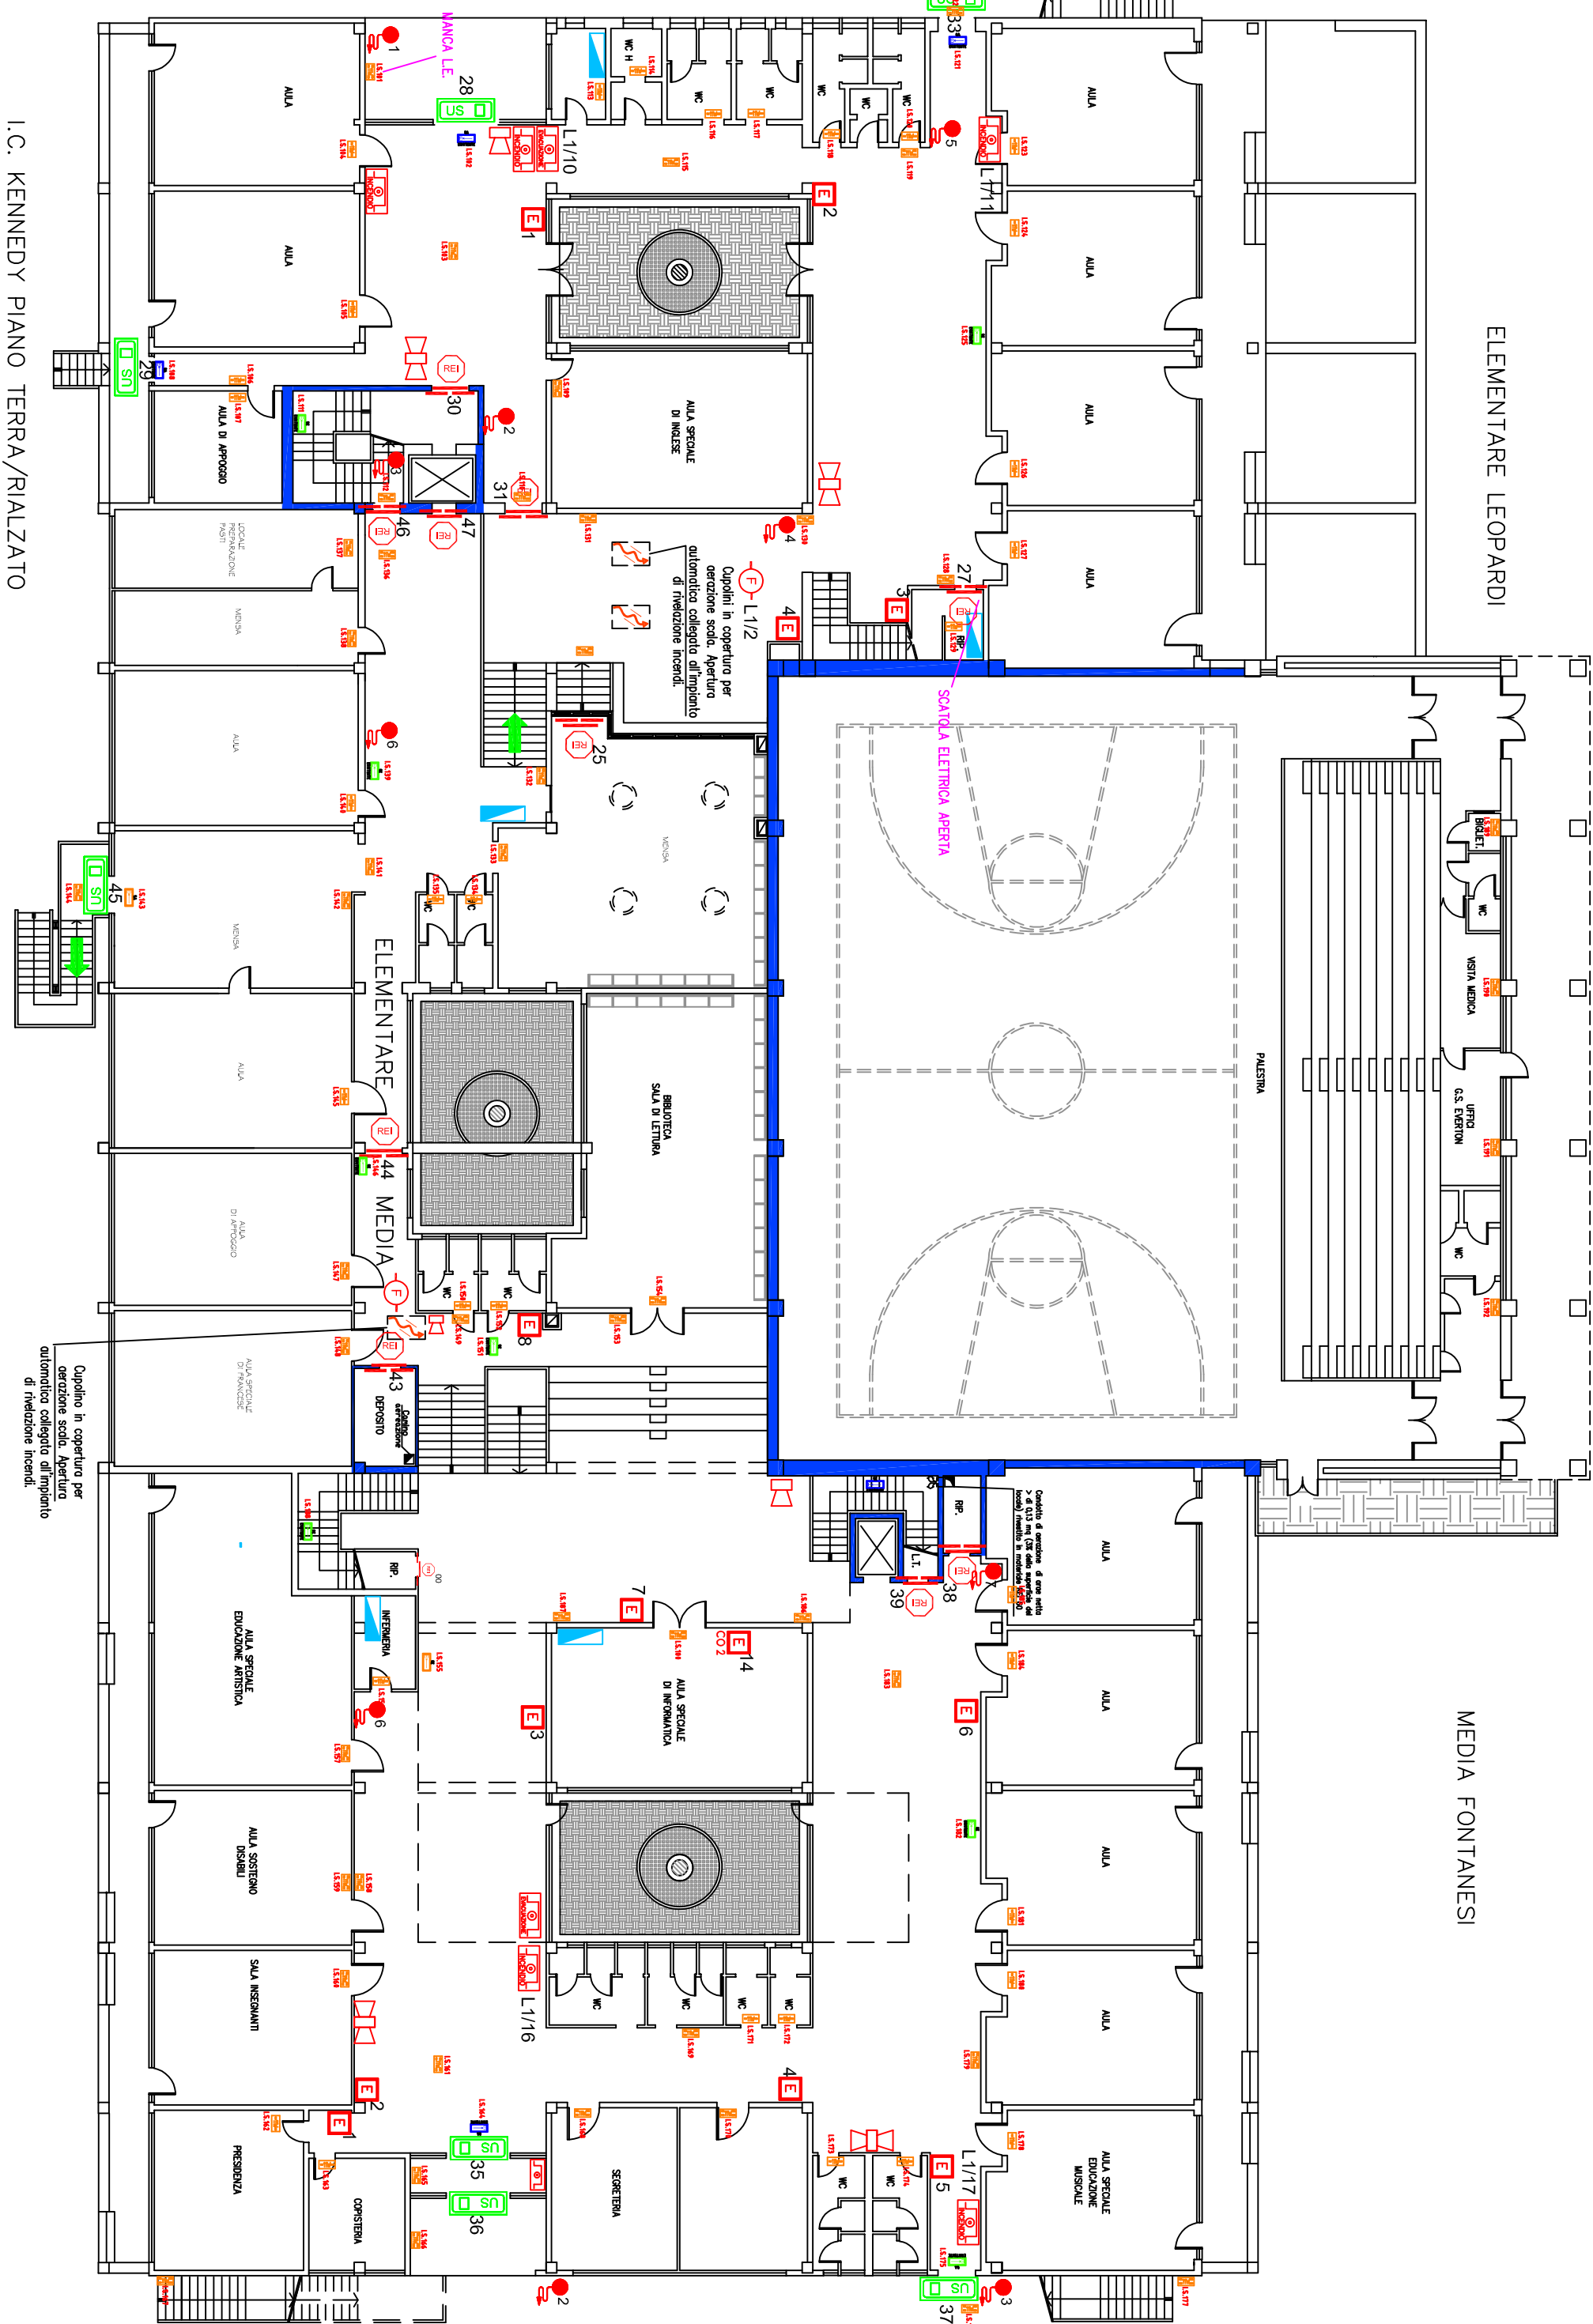

LEGENDA

CATEGORIA	SIMBOLO	DEFINIZIONE
SISTEMI IDRICI ANTINCENDIO		Naspo UNI 55
		Idroneo UNI 45
		Idroneo UNI 45
		Idroneo UNI 45
POMPE PER EUSCITE DI SICUREZZA		Pompa aspirante a fuoco
		Idroneo UNI 45
		Idroneo UNI 45
		Idroneo UNI 45
ESTINTORI		Estintore CO2
		Estintore a schiuma
		Estintore a schiuma
		Estintore a schiuma
PRESIDI ELETTRICI DI SICUREZZA		Idroneo UNI 45
		Idroneo UNI 45
		Idroneo UNI 45
		Idroneo UNI 45
POMPE PER EUSCITE DI SICUREZZA		Pompa aspirante a fuoco
		Idroneo UNI 45
		Idroneo UNI 45
		Idroneo UNI 45