


DISPOSIZIONE INDICATIVA STATO DI FATTO

Potenza complessiva di tutti gli apparecchi illuminanti
6,084kW

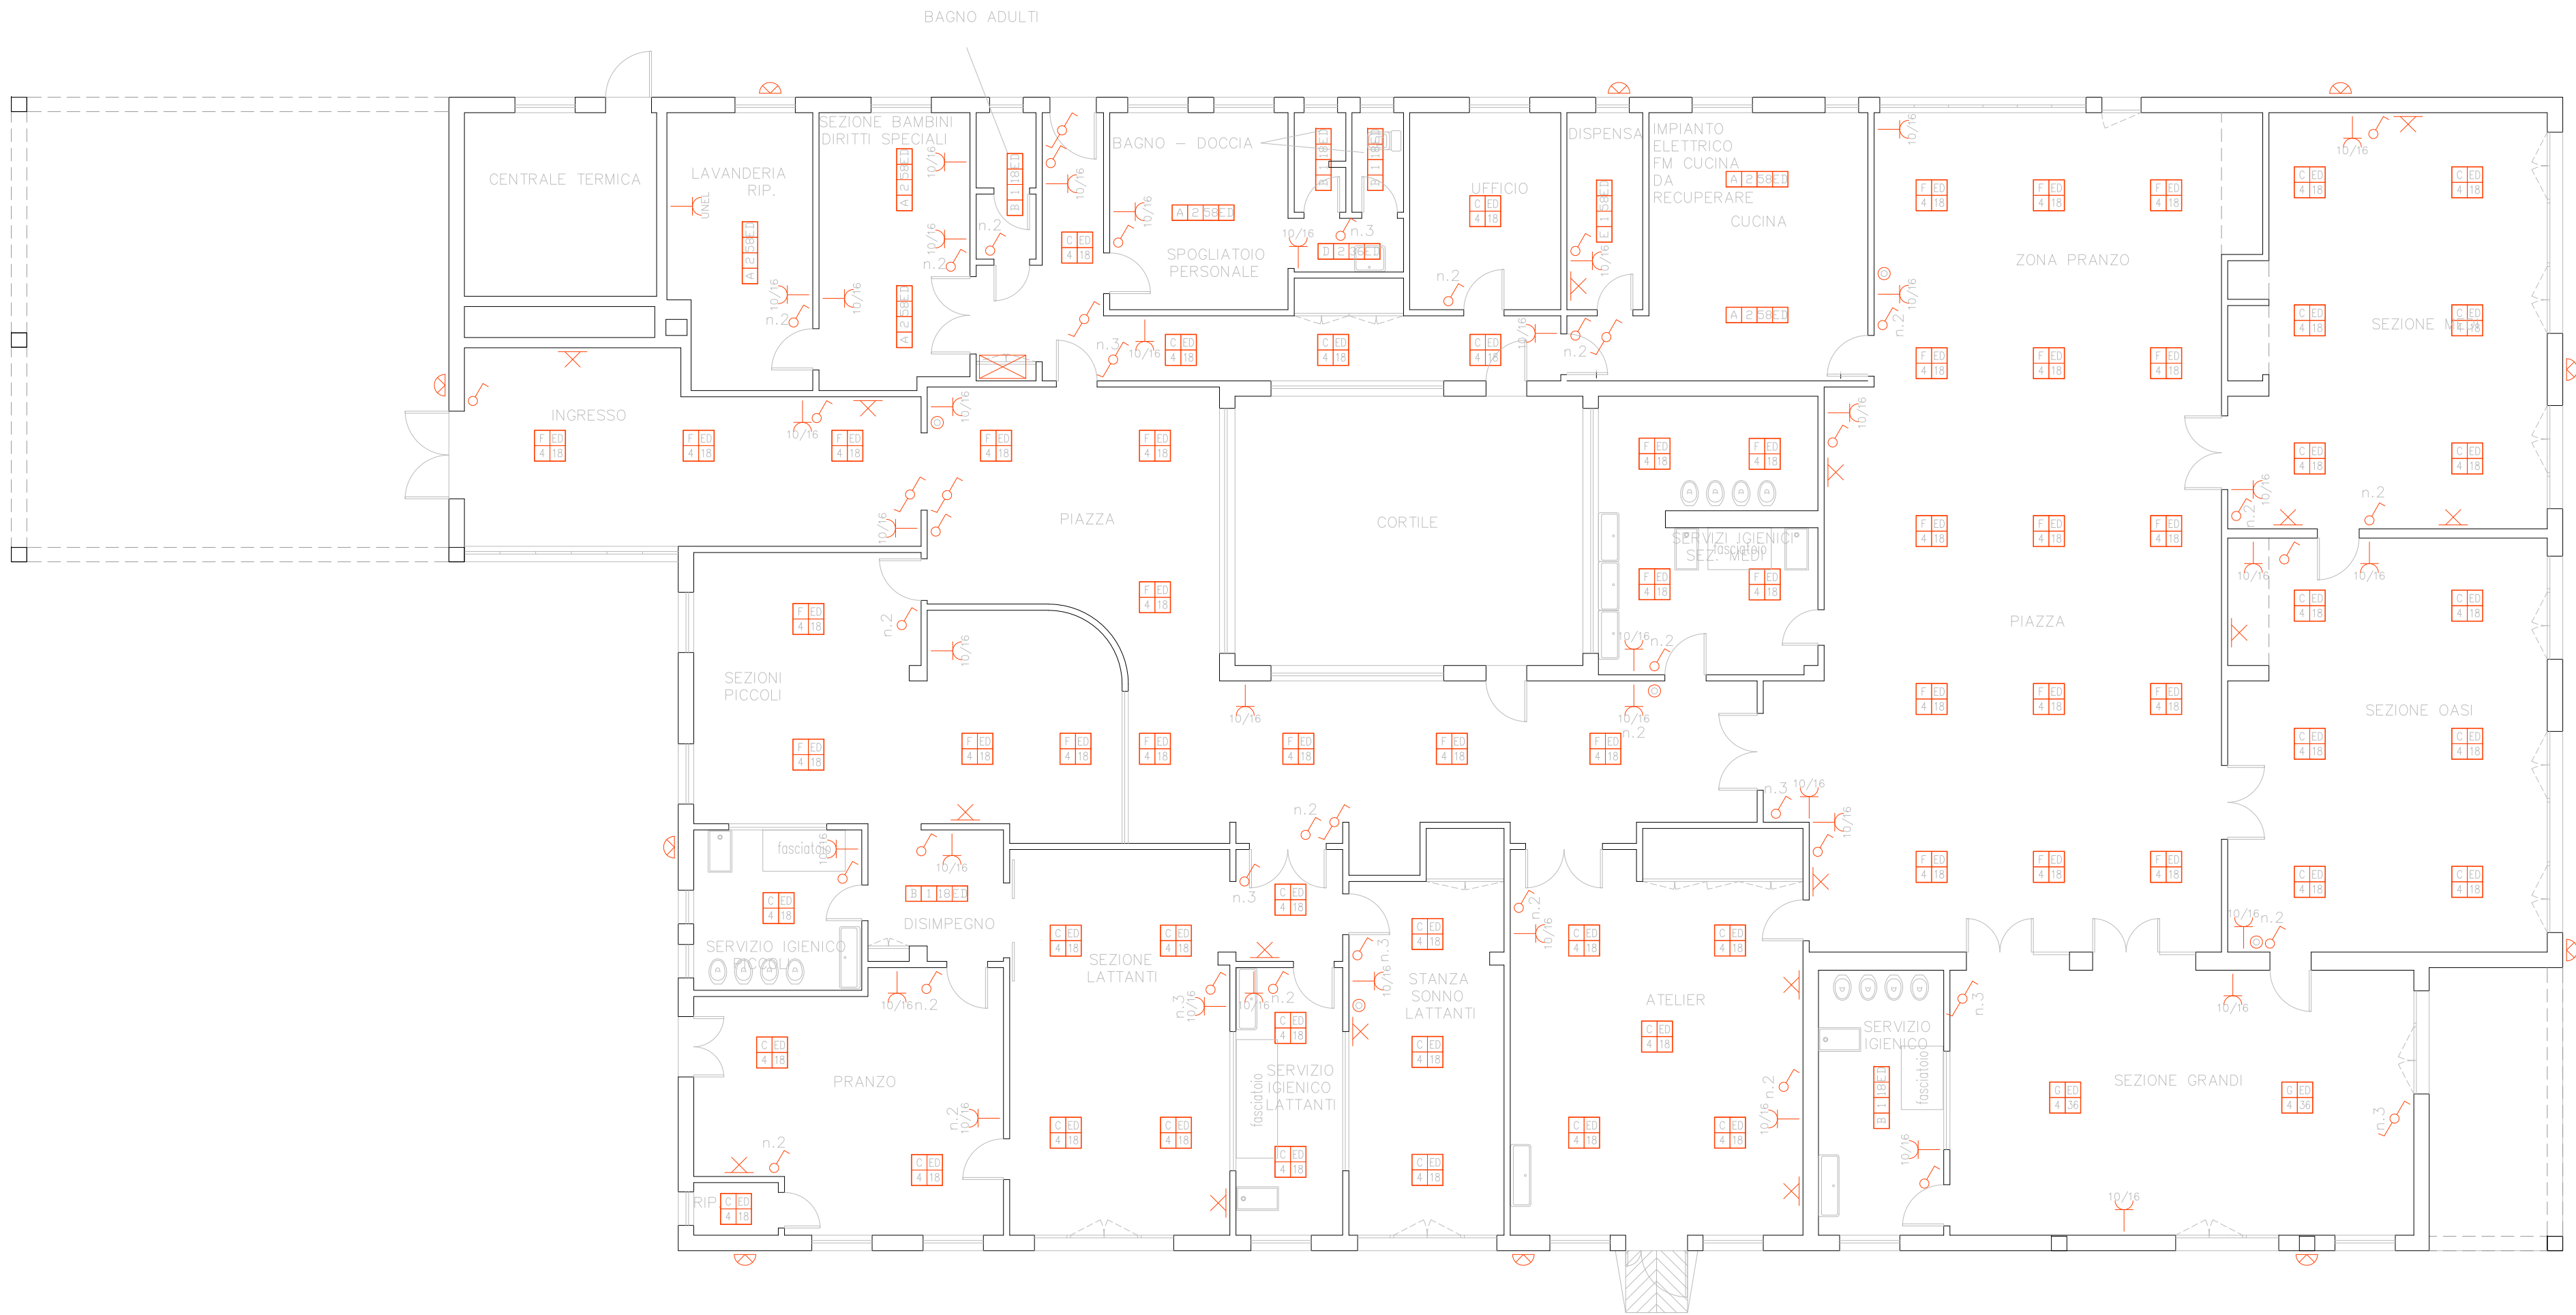

LEGENDA IMPIANTO ELETTRICO GENERALE STATO DI FATTO		
SIMBOLO	DESCRIZIONE	NOTE
	Interruttore unipolare di comando	h=110cm.
	Deviatore unipolare di comando	h=110cm.
	Pulsante unipolare NA di comando	
	Apparecchio illuminante per esterni ESISTENTE.	
	Apparecchio illuminante a soffitto ESISTENTE.	
	Apparecchio illuminante a soffitto ESISTENTE.	
	Apparecchio illuminante ad incasso controsoffitto pannelli 60x60cm ESISTENTE.	
	Apparecchio illuminante a soffitto pannelli 60x60cm ESISTENTE.	
	Apparecchio illuminante a soffitto pannelli 60x60cm ESISTENTE.	
	Punto presa 2x10/16A tipo Bivalente	




COMUNE DI REGGIO EMILIA
Area Sviluppo Territoriale
Servizio Qualità e Sostenibilità
della Città Pubblica



PNRR-M4C1-I1.1 RIQUALIFICAZIONE E MESSA IN SICUREZZA NIDO SOLE
CODICE INTERVENTO: A_29601
CUP_J88I22000420001

PROGETTO ESECUTIVO
(ai sensi dell'art. 23 comma 8 del D.Lgs 50/2016)

Responsabile Unico del Procedimento:
arch. Elena Melloni

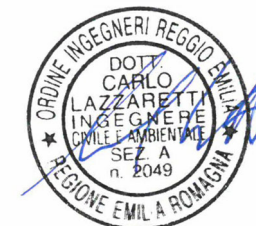

Progettista
Ing. Carlo Lazzaretti

Coordinamento della Sicurezza in progettazione
Ing. Ermanno Panciroli

Elaborati grafici

Planimetria impianto elettrico Stato di fatto

Settembre 2023

Scala 1:100

tav. n.

Tav.IE01
Rev.1