

PIANTA PIANO PRIMO

scala 1:50



elettroventilatore sistema di ricambio d'aria



unità esterna impianto VRF(E03.001.015.a)




unità interna impianto VRF(E03.004.015.)



SCHEMA IMPIANTO FRIGORIFERO

livelli scale

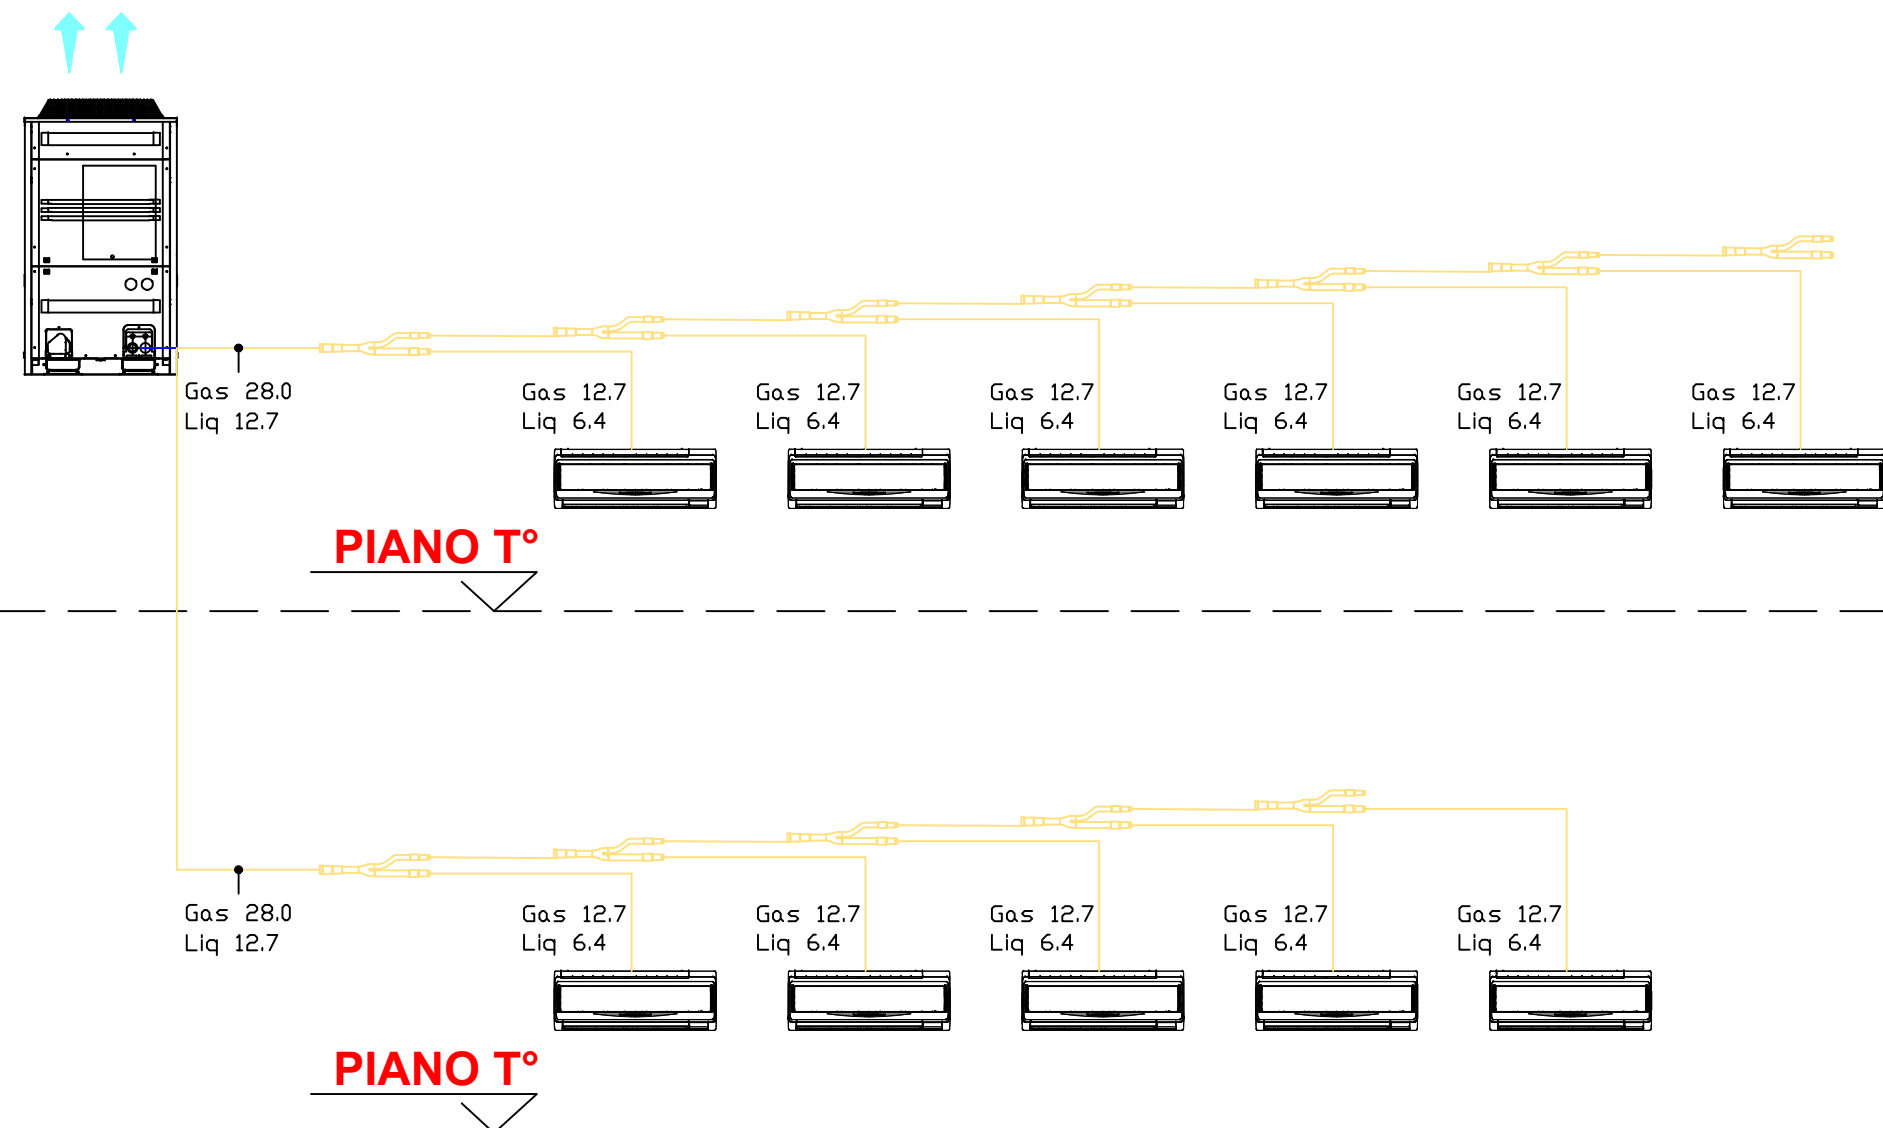

LEGENDA

- UNITÀ INTERNA IMPIANTO VRF
- UNITÀ ESTERNA IMPIANTO VRF
- TUBAZIONI IMPIANTO VRF INSTALLATE ALL'ESTERNO TRA PARETE ED ISOLAMENTO (E02.040.015)
- ELETTROVENTILATORE SISTEMA DI RICAMBIO D'ARIA ~ 40 m³/h (101)
- GIUNTO DI DERIVAZIONE (E03.001.020)

COMUNE DI REGGIO EMILIA
Area Sviluppo Territoriale
Servizio Gestione e Manutenzione
della Città Pubblica

PNRR-M4C1-11.1 RIQUALIFICAZIONE E MESSA IN SICUREZZA
NIDO PETER PAN

CODICE INTERVENTO: A_29401
CUP: J88J2000300004

PROGETTO ESECUTIVO
(ai sensi dell'art. 23 comma 8 del D.Lgs. 50/2016)

Responsabile Unico del Procedimento:
arch. Elena Melloni

struttura

società di ingegneria strutturale

Progettista opere architettoniche
Progettista opere strutturali
Progettista impianti elettrici e meccanici
Progettista coordinamento
ing. Francesco Sbardellati

Coordinamento della sicurezza in progettazione
ing. Andrea Nalotto

Elaborati grafici	Elaborato n.
STATO DI PROGETTO IMPIANTISTICO IMPIANTO AEREAUTICO - Pianta P.T.	Q004
novembre 2023	scala 1:50
Autore Disegnato Verificato Approvato	Autore Disegnato Verificato Approvato
LA SCUOLA PER L'ITALIA DI DOMANI Finanzia l'autonomia scolastica Ministero dell'Istruzione Ministero delle Infrastrutture e dei Trasporti	Ministero dell'Istruzione Ministero delle Infrastrutture e dei Trasporti Ministero della Salute Ministero del Lavoro e delle Politiche Sociali