


	VIA DIMITROV, 12 REGGIO EMILIA TEL. 329-4779580
COMUNE: REGGIO EMILIA - Piazza Prampolini	ALBO ARCHITETTI di R.E. n. 196
TITOLO: NOTTE DI LUCE 2025	DATA: DICEMBRE 2025
COMMITTENTE: STUPENDA SRL	SCALA: 1:200
PLANIMETRIA DI SICUREZZA - PIAZZA PRAMPOLINI	RAPPRESENTAZIONE: TAVOLA: 3

VIABILITA' MEZZI DI SOCCORSO

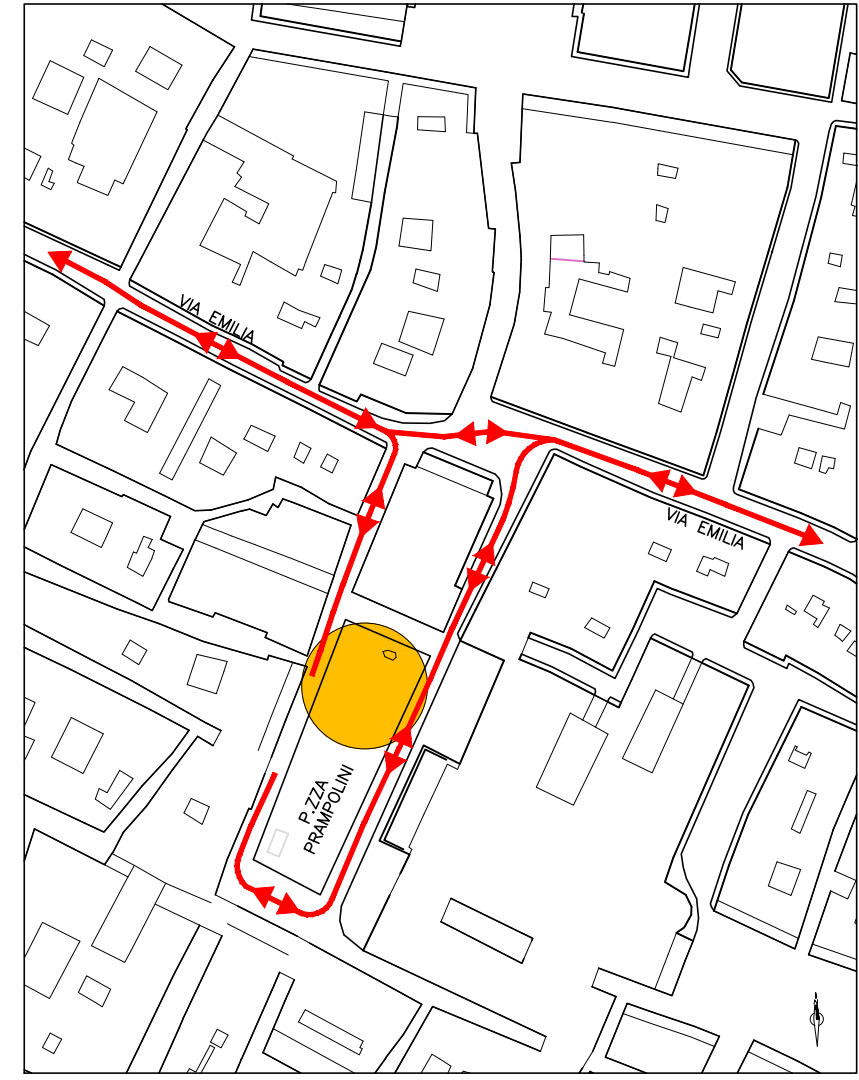

LEGENDA			
	PERCORSO MEZZI DI SOCCORSO		TRANSENNE
	PERCORSO DI SICUREZZA		QUADRO ELETTRICO
	ESTINTORE		ADDETTO ANTINCENDIO
	VIA DI ESODO		ADDETTO VIGILANZA
	ILLUMINAZIONE DI SICUREZZA		ADDETTO ELETTRICO
	GAZEBO 3x3m		AMBULANZA
	IDRANTE Ø70		

